



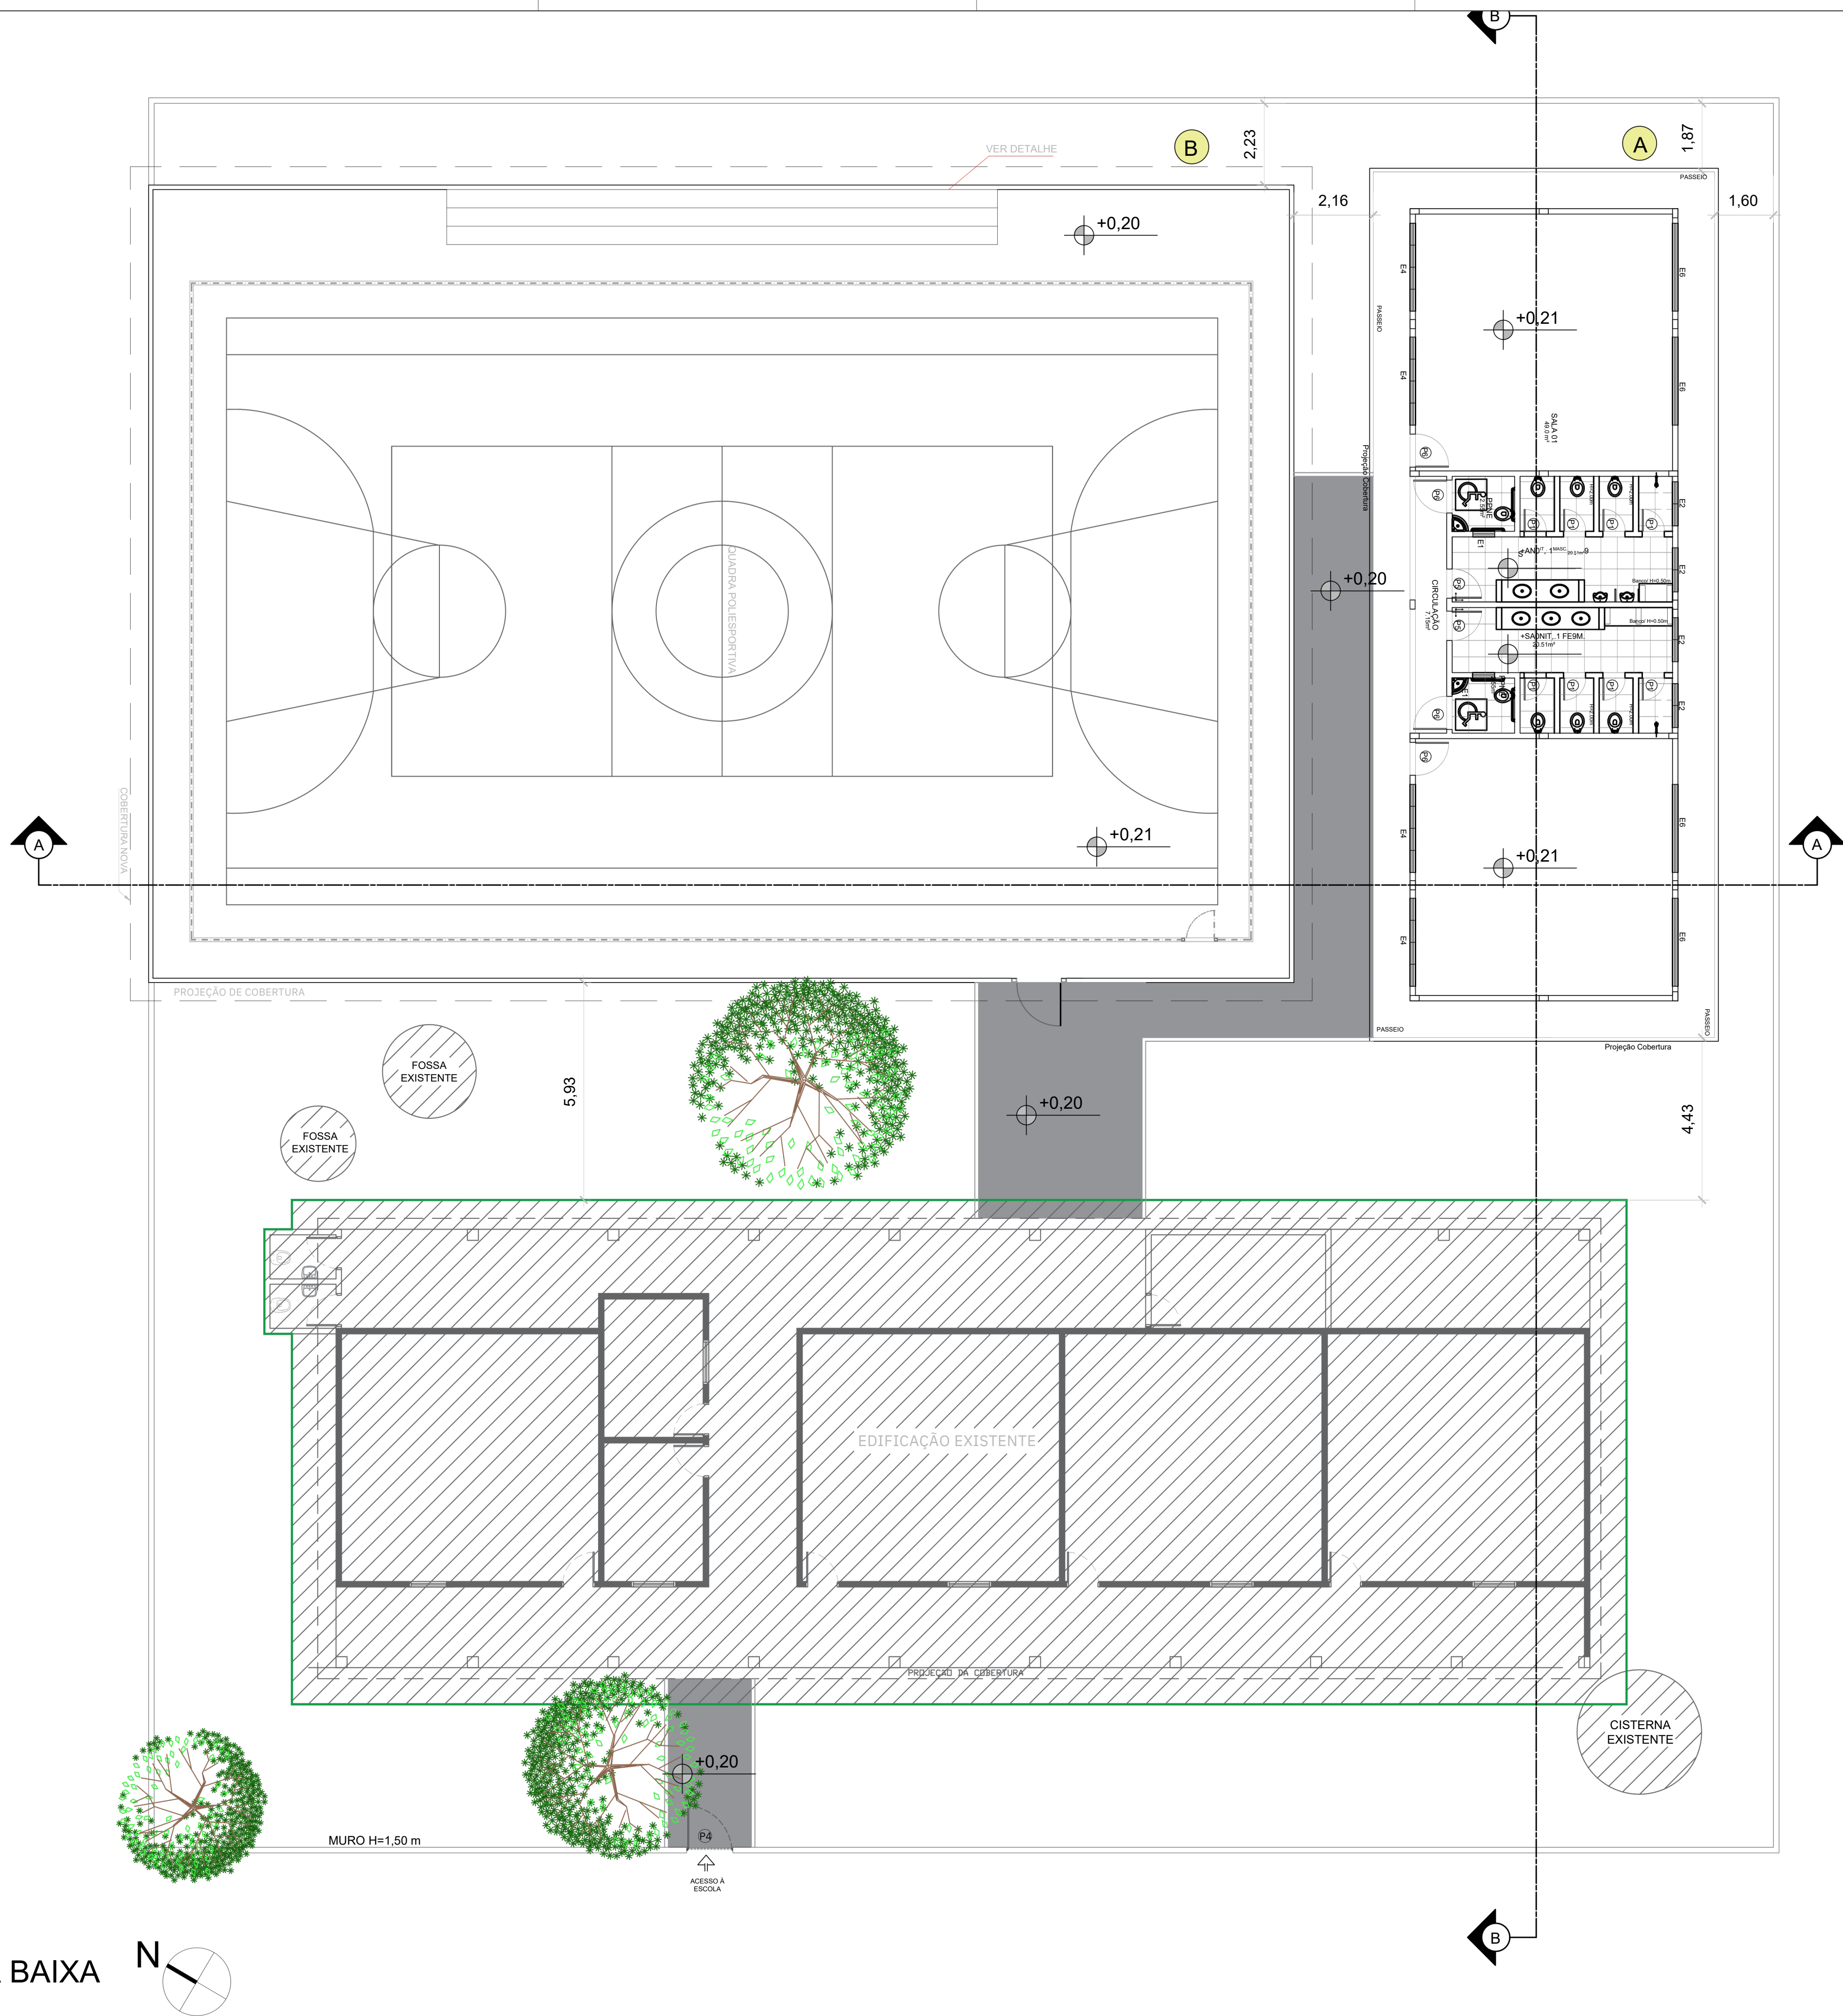

PLANTA BAIXA

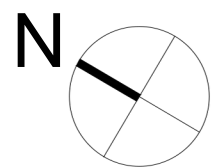

LEGENDA:

A BLOCO DE 2 SALAS DE AULA E CONJUNTO DE SANITÁRIOS (EQUIPAMENTO PADRÃO SEC)

 
B QUADRA COBERTA (EQUIPAMENTO PADRÃO PREFEITURA)

EQUIPAMENTOS EXISTENTES

NOVO PASSEIO



PLANTA DE LOCALIZAÇÃO



NOTAS:

- MEDIDAS EM METRO.
- TODAS AS MEDIDAS E QUANTIDADES DEVERÃO SER CONFERIDAS NA OBRA ANTES DE QUALQUER PROCEDIMENTO DE FABRICAÇÃO.

01					
00	EMIÇÃO INICIAL				YURI
REVISÃO	DESCRIÇÃO	DATA	DESENHO	VERIF.	APROV.

PROPRIETÁRIO:

PROJETO:

PROJETOS COMPLEMENTARES
E. M. JOÃO FRANCISCO DIAS DA SILVA - AMPLIAÇÃO
SITO:

PROPRIETÁRIO:
PREFEITURA DE CAMPO ALEGRE DE LOURDES

PRANCHA

PLANTA DE IMPLANTAÇÃO

ARQ
03/05

Escala: 1:100
Data: Janeiro/2026
Desenho:

DIREITOS RESERVADOS:
ESTE PROJETO NÃO PODERÁ
SER REPRODUZIDO OU
MODIFICADO (TOTAL OU EM
PARTES) SEM A EXPRESSA
AUTORIZAÇÃO DOS AUTORES.



PREFEITURA MUNICIPAL DE
CAMPO ALEGRE DE LOURDES - BA