



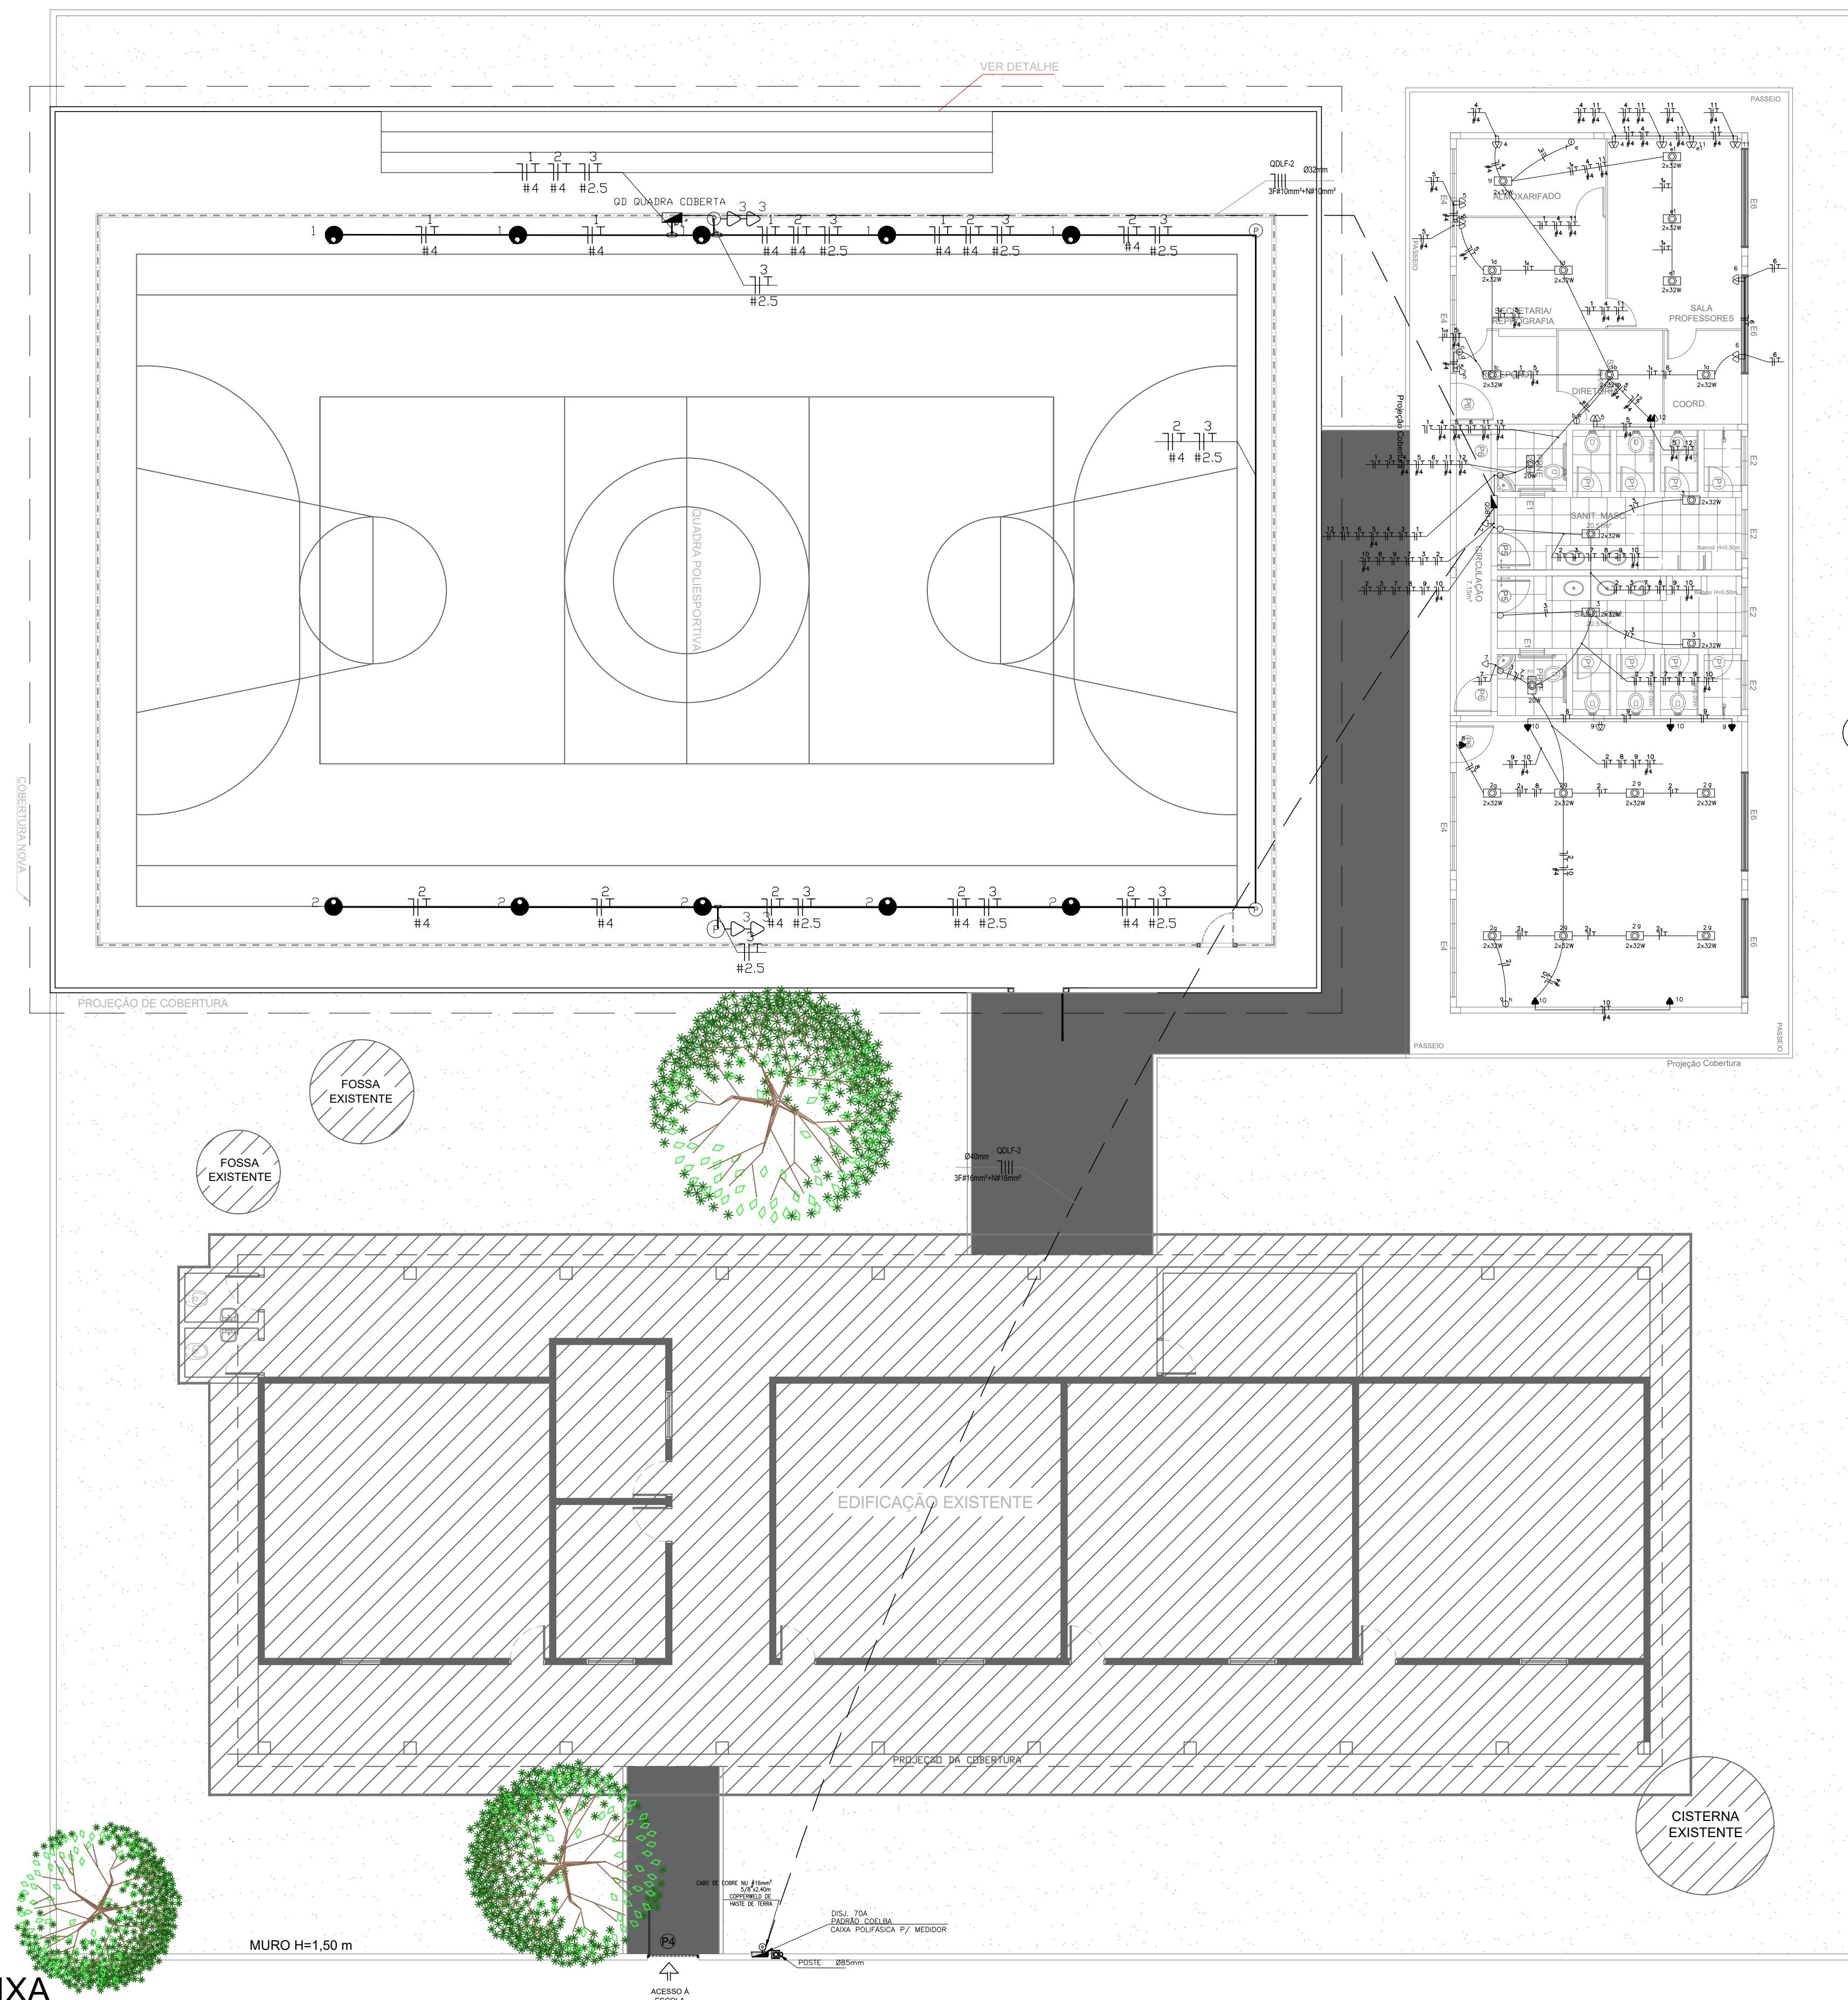

PLANTA BAIXA
ESCALA :1/100

LEGENDA:

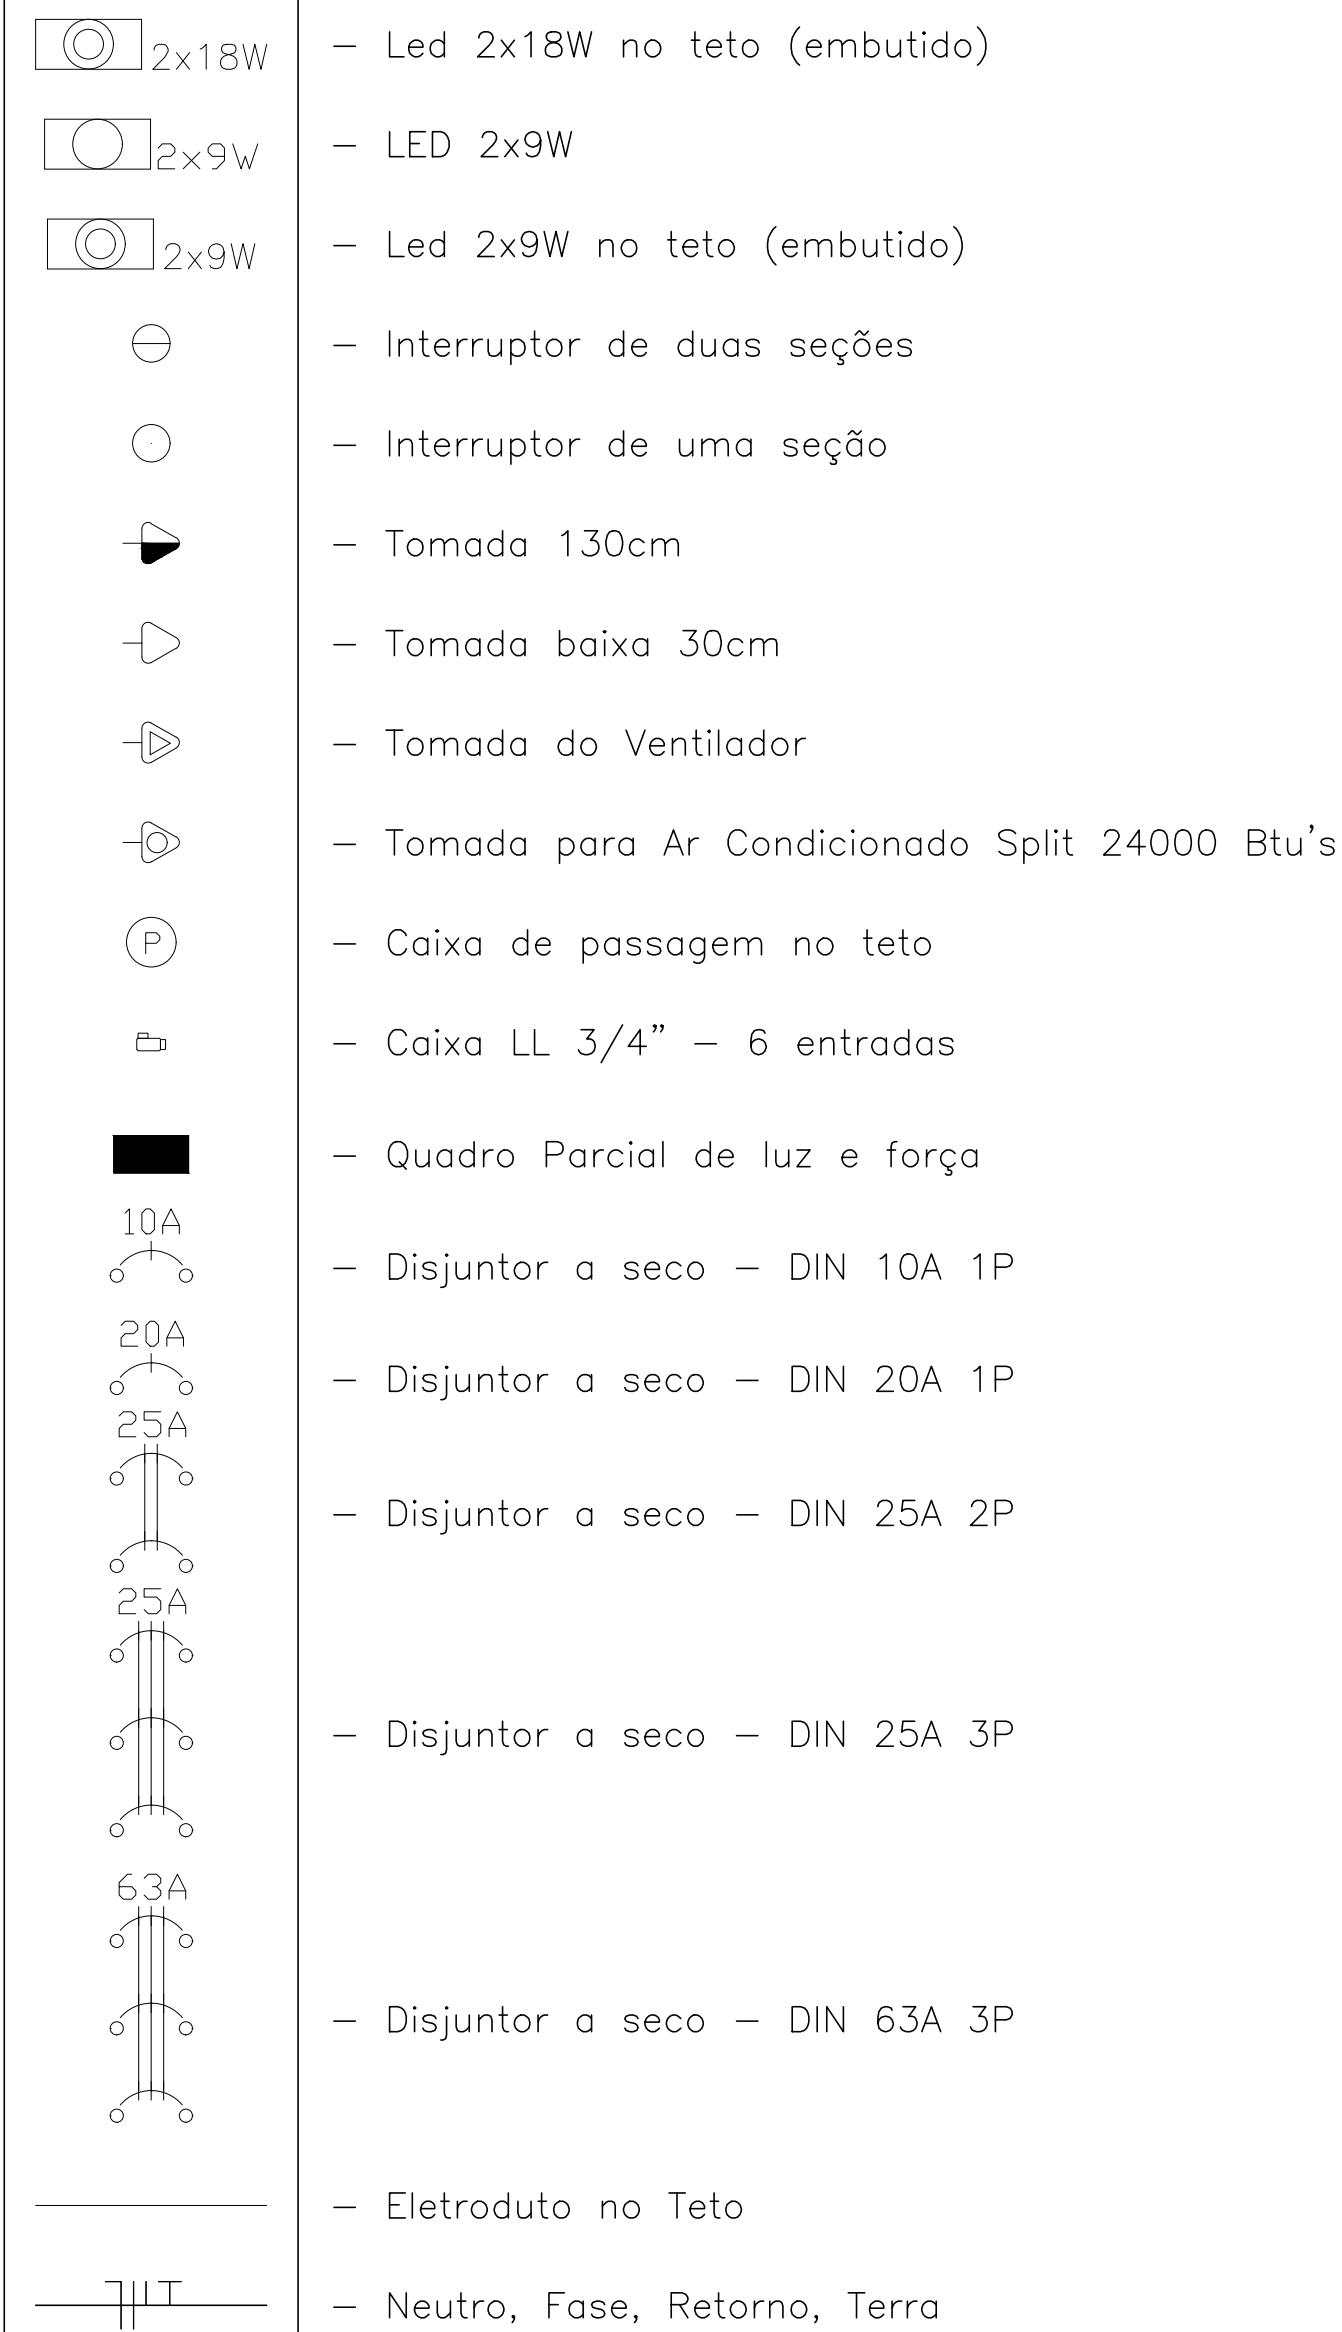

01					
00	EMISSÃO INICIAL	22/04/2022	RAFAELA	YURI	YURI
REVISÃO	DESCRIÇÃO	DATA	DESENHO	VERIF.	APROV.

OBSERVAÇÕES:

1. MEDIDAS EM METRO.
2. TODAS AS MEDIDAS E QUANTIDADES SEVERÃO SER CONFERIDAS NA OBRA ANTES DE QUALQUER PROCEDIMENTO DE FABRICAÇÃO.

PROPRIETÁRIO: _____

PROJETO: YURI LIMA LEITE CREA: 63.844D-BA

PROJETOS COMPLEMENTARES

E.M. LAGOA DO ANGICO – AMPLIAÇÃO

PROPRIETÁRIO:
PREFEITURA DE CAMPO ALEGRE DE LOURDES

PRANCHA PROJETO ELÉTRICO

ELE 01/02	Escala: 1:100 Data: Maio/2022 Desenho: Kailiya Abreu	DIREITOS RESERVADOS: ESTE PROJETO NÃO PODERÁ SER REPRODUZIDO OU MODIFICADO (TOTAL, OU EM PARTES), SEM A EXPRESSA AUTORIZAÇÃO DOS AUTORES.	 Engenharia & Consultoria
--------------	--	--	---