



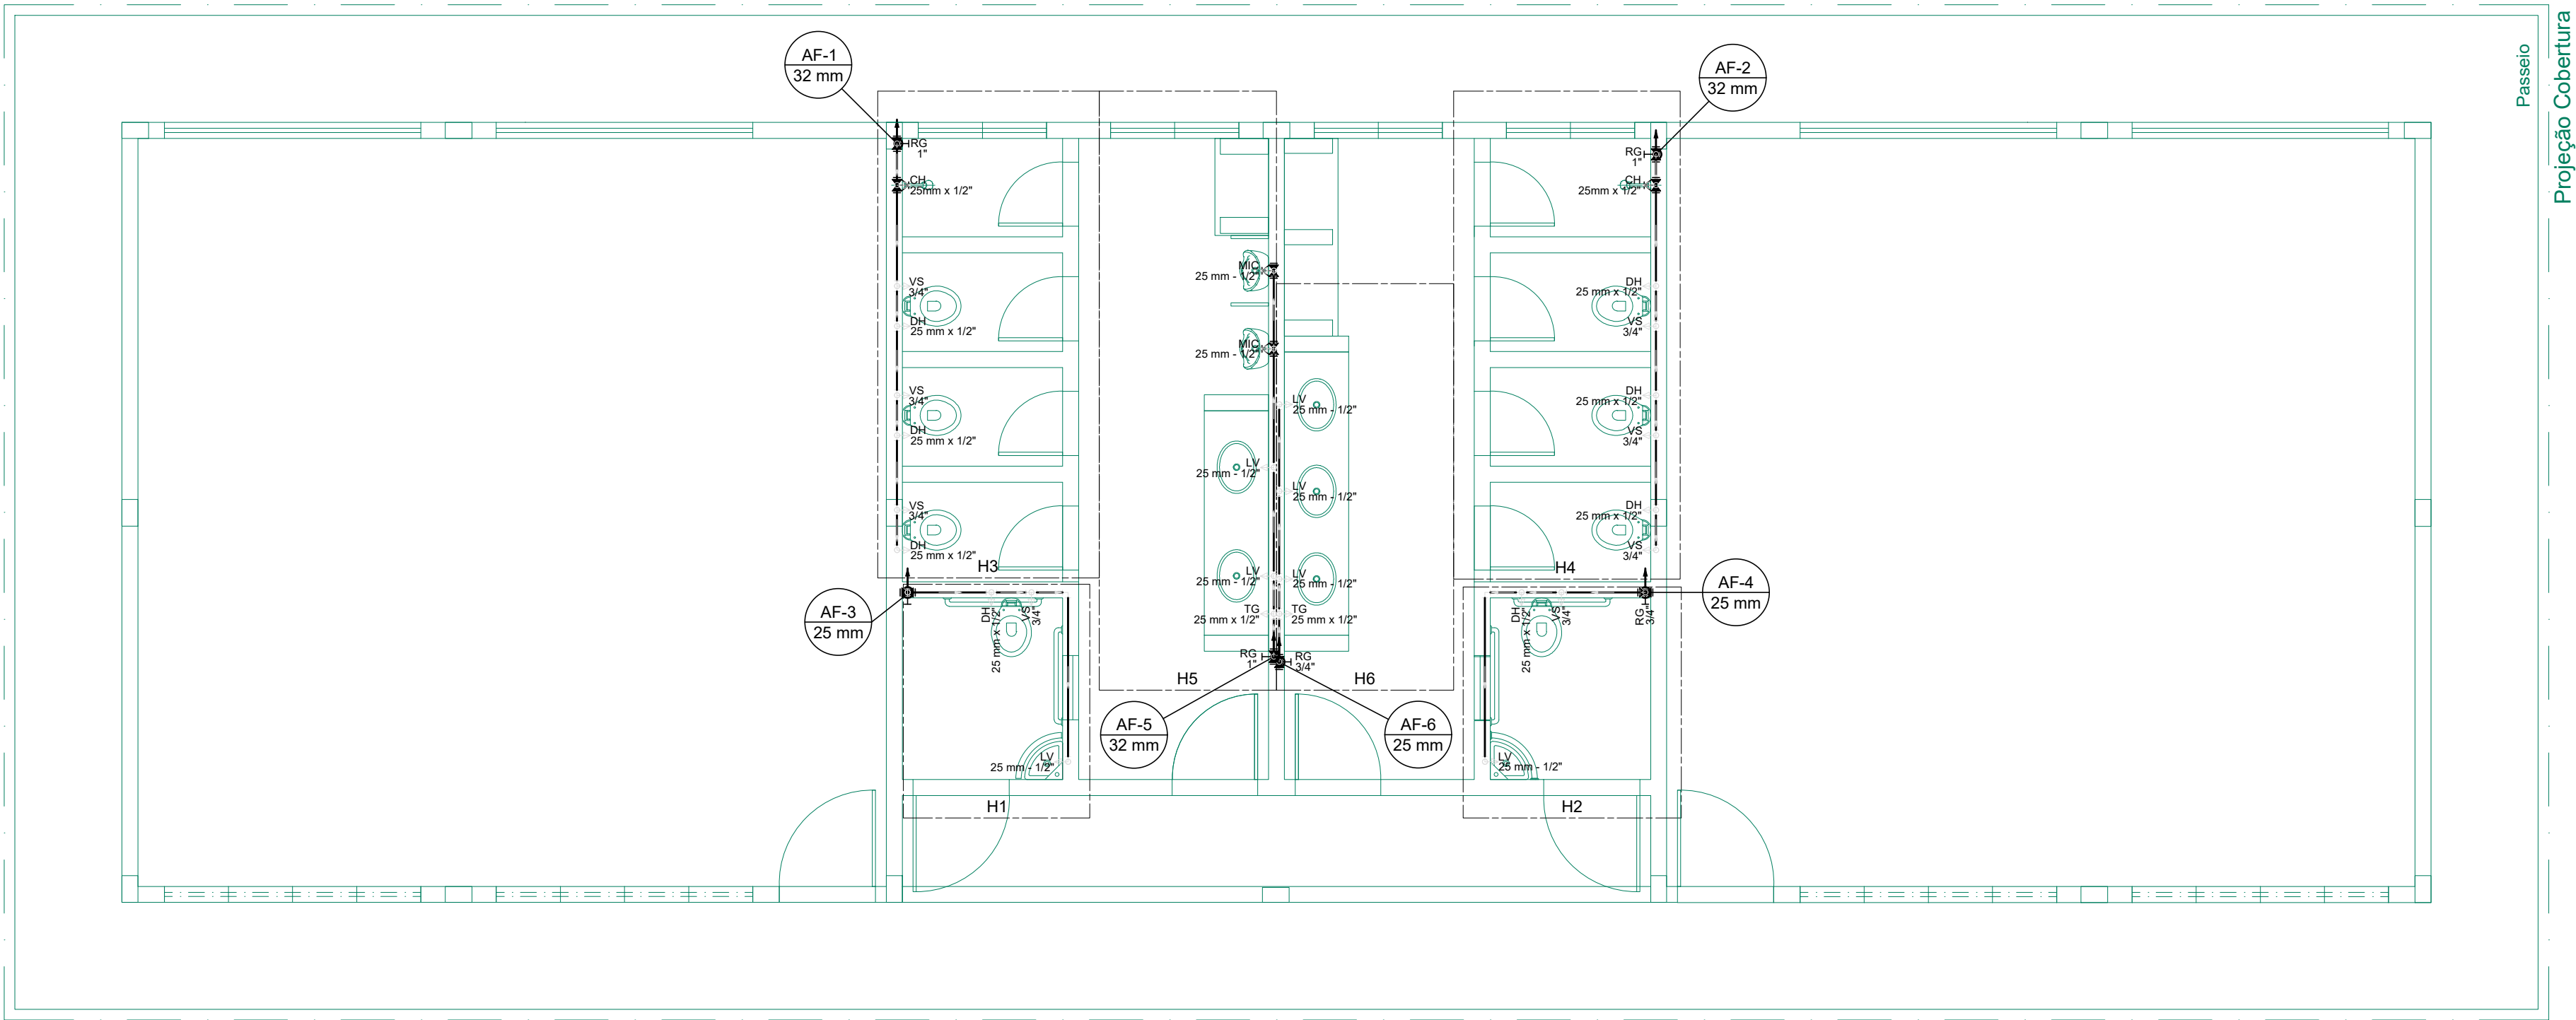

PLANTA BAIXA - TÉRREO
ESCALA: 1/50

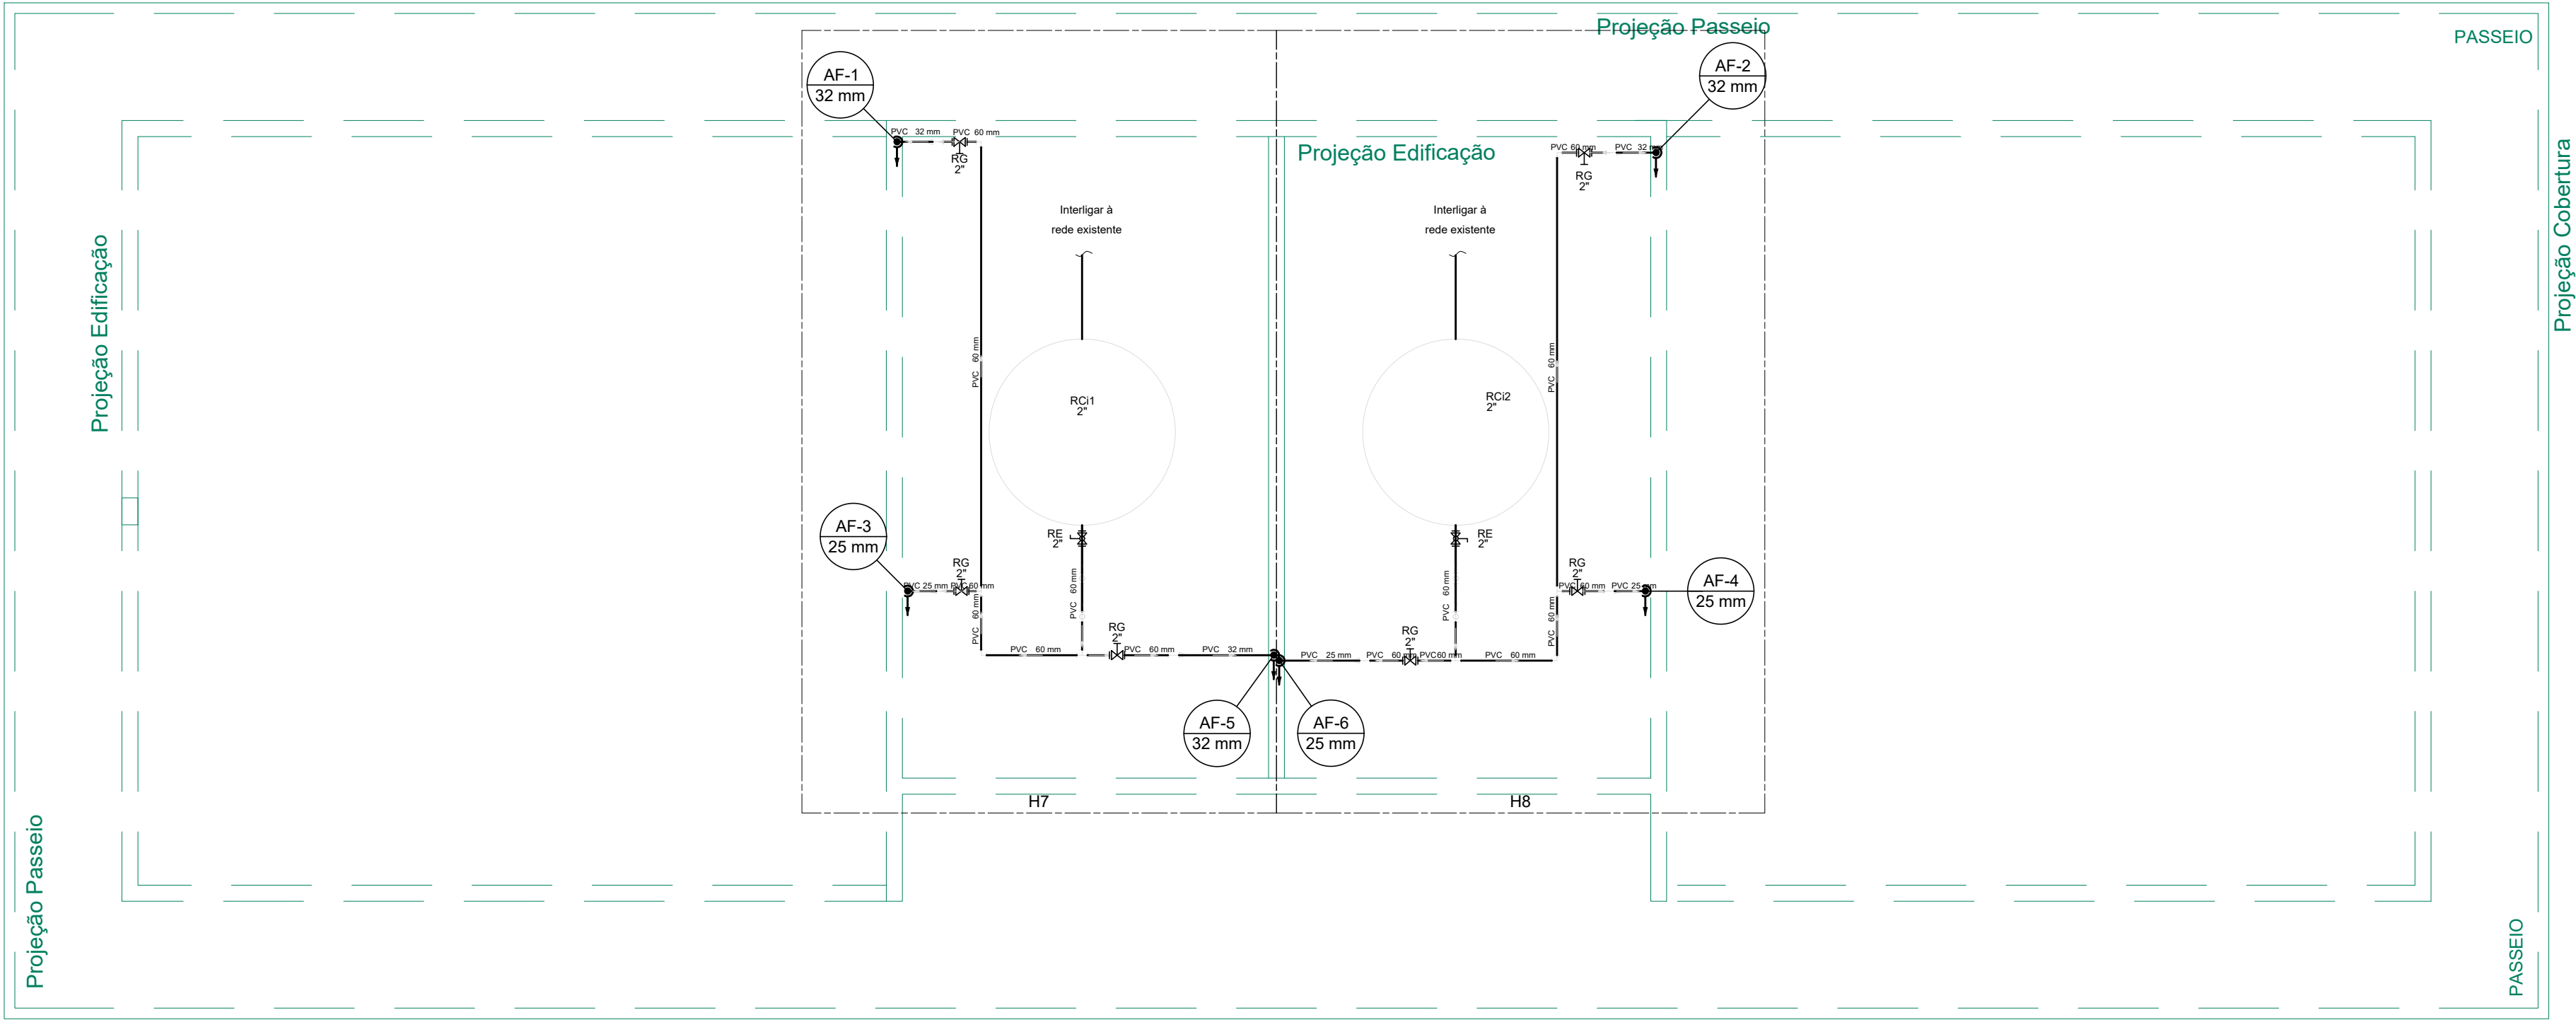

PLANTA BAIXA - COBERTURA
ESCALA: 1/50

Legenda das indicações	
CH	Chuveiro - 25mm x 1/2"
DH	Ducha Higiénica - 25 mm x 1/2"
LV	Lavatório com joelho de 90° - 25 mm - 1/2"
MIC	Mictório s/sifão,c/Registro de pressão, com joelho de 90° - 25 mm - 1/2"
PIA	Pia de cozinha com joelho de 90° - 25 mm - 3/4"
RP	Registro de Pressão com PVC soldável - 25 mm - 3/4"
RG	Registro de gaveta c/canopla cromada c/PVC soldável - 1" ou 3/4" ou 2"
VS	Vaso sanitário com caixa de descarga - 3/4"
TG	Torneira Geral com joelho 90° - 25 mm x 1/2"
RE	Registro esfera VS compacto soldável - 2"

Lista de Materiais - Térreo	
Aparelho	
Chuveiro	
25mm x 1/2"	2 pç
Ducha higiénica	
25mm x 1/2"	8 pç
Mictório de Descarga Descontinua	
1/2"	2 pç
Torneira de Jardim	
25 mm x 1/2"	2 pç
Torneira de lavatório	
25 mm - 1/2"	7 pç
Vaso sanitário p/ caixa de descarga	
3/4"	8 pç
Metais	
Registro de gaveta c/ canopla cromada	
1"	3 pç
3/4"	3 pç
Registro de pressão c/ canopla cromada	
3/4"	4 pç
PVC Acessórios	
Cx. de descarga s/ engate flexível	
Branco - cinza - bege - caramelo	8 pç
Engate flexível plástico	
1/2 - 30cm	7 pç
Tubo de descida de embutir p/ cx. descarga	
40"	8 pç
PVC misto soldável	
Joelho de redução soldável c/ rosca	
25 mm - 1/2"	8 pç
Luva soldável c/ rosca	
25 mm -3/4"	4 pç
PVC rígido soldável	
Adapt sold.curto c/bolsa-rosca p registro	
25 mm - 3/4"	10 pç
32 mm - 1"	6 pç
Joelho 90° soldável	
25 mm	8 pç
32 mm	3 pç
Joelho de redução 90 soldável	
32 mm - 25 mm	3 pç
Luva soldável	
25 mm	3 pç
32 mm	3 pç
Tubos	
25 mm	32.43 m
32 mm	16.58 m
Tê 90 soldável	
25 mm	7 pç
Tê de redução 90 soldável	
32 mm - 25 mm	16 pç

PVC soldável azul c/ bucha latão

NOTA: Joelho de redução 90° soldável com bucha de latão

25 mm - 1/2"

1. Toda tubulação será em PVC rígido soldável classe 15, com

os diâmetros (mm) indicados;

2. Os registros, válvulas e equipamentos, mesmo quando

instalados no teto, deverão possuir fácil acesso e visualização;

3. Registros instalados em caixas, forros ou desvãos,

possuirão acabamento bruto;

4. Registros quando embutidos, terão acabamento cromado,

compatível com a linha de metais sanitários adotada;

5. Nenhuma tubulação poderá ser revestida sem a execução

dos testes previstos nas Normas Brasileiras;

6. Nunca aquecer tubulações de PVC sob nenhum argumento.

Lista de Materiais - Cobertura	
Metais	
Registro de gaveta bruto ABNT	
2"	6 pç
Registro esfera VS compacto soldável PVC	
60 mm	2 pç
PVC rígido soldável	
Adapt sold. c/ flange livre p/ cx. d' água	
60 mm - 2"	2 pç
Adapt sold.curto c/bolsa-rosca p registro	
60 mm - 2"	12 pç
Bucha de redução sold. longa	
60 mm - 25 mm	3 pç
60 mm- 32 mm	3 pç
Curva 90 soldável	
60 mm	10 pç
Joelho 90° soldável	
25 mm	3 pç
32 mm	3 pç
Tubos	
25 mm	1.48 m
32 mm	1.76 m
60 mm	21.36 m
Tê 90 soldável	
60 mm	6 pç
Reservatório cilíndrico	
Fibra de vidro	
1500 L	2 pç

SECRETARIA DA EDUCAÇÃO

BLOCO 02 SALAS COM SANITÁRIO PCR

PROJETO HIDRÁULICO - ÁGUA FRIA

PLANTA BAIXA - TÉRREO E COBERTURA

DESENHO	COP	REVISÃO	COP	PRANCHA
DATA	AGO/2018	ESCALA	1/50	FORMATO
			A1	ARQUIVO
			REV00 JAN/00	01/08