
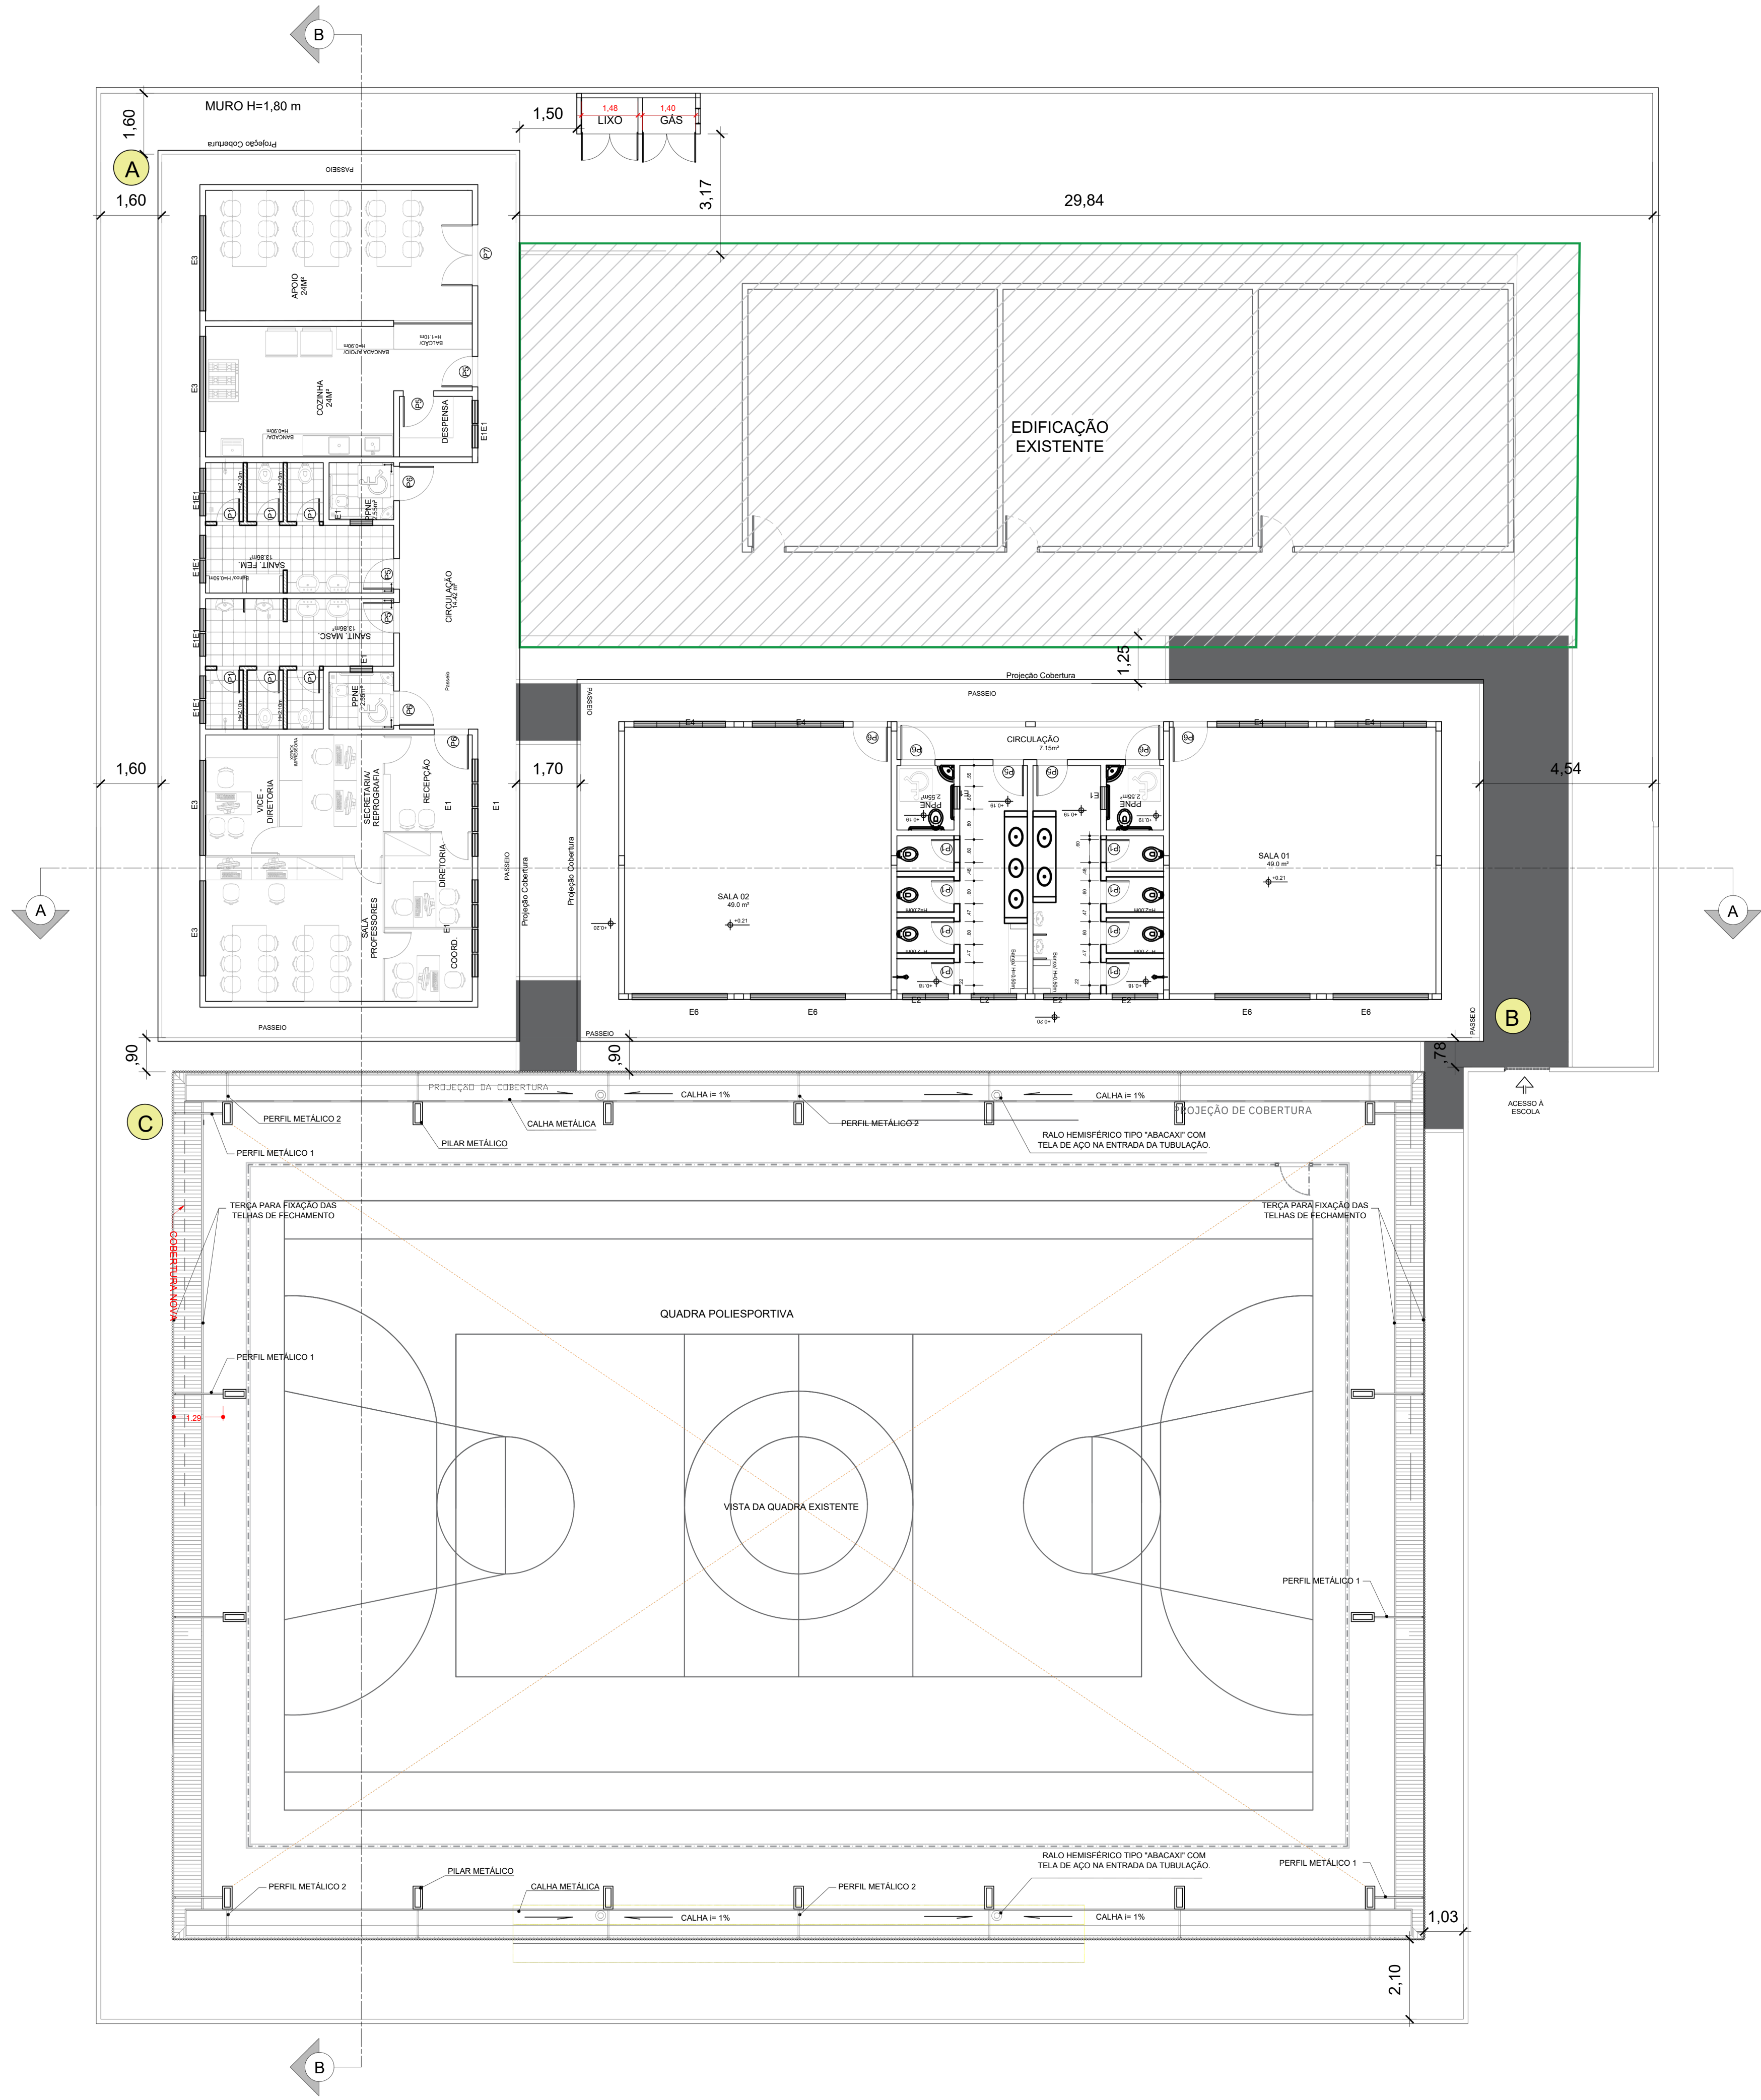


A liberação ou aprovação deste Documento não exime o projetista de sua responsabilidade sobre o mesmo.

PLANTA BAIXA

ESCALA :1/100

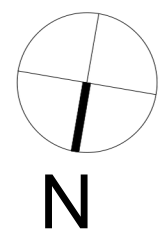

LEGENDA:

- ABLOCO DE REFEITÓRIO, CONJUNTO DE SANITÁRIOS E ADMINISTRATIVO (EQUIPAMENTO PADRÃO SEC)
- BBLOCO DE 2 SALAS (EQUIPAMENTO PADRÃO SEC)
- CCOBERTURA DE QUADRA (EQUIPAMENTO PADRÃO PREFEITURA)

 
EQUIPAMENTOS EXISTENTES

NOVO PASSEIO



PLANTA DE LOCALIZAÇÃO

ESCALA : SEM ESCALA



NOTAS:

- MEDIDAS EM METRO.
- TODAS AS MEDIDAS E QUANTIDADES DEVERÃO SER CONFERIDAS NA OBRA ANTES DE QUALQUER PROCEDIMENTO DE FABRICAÇÃO.

REVISÃO	DESCRIÇÃO	DATA	DESENHO	VERIF.	APROV.
01					
00	EMISSION INICIAL	-	-	-	YURI

OBSERVAÇÕES:

- MEDIDAS EM METRO.
- TODAS AS MEDIDAS E QUANTIDADES SEVERÃO SER CONFERIDAS NA OBRA ANTES DE QUALQUER PROCEDIMENTO DE FABRICAÇÃO.

PROPRIETÁRIO: Prefeitura Municipal de Campo Alegre de Lourdes - BA

PROJETO: Allane Brito CREA N° 051900328-4

PROJETOS COMPLEMENTARES

E.M. BAIXÃOZINHO – AMPLIAÇÃO

SITO:

PROPRIETÁRIO:

PREFEITURA DE CAMPO ALEGRE DE LOURDES

PRANCHA

PLANTA DE IMPLANTAÇÃO

ARQ
03/05

Escala: 1:100
Data: ABRIL./2022
Desenho: Allane Brito

DIREITOS RESERVADOS:
ESTE PROJETO NÃO PODERÁ
SER REPRODUZIDO OU
MODIFICADO (TOTAL OU EM
PARTES) SEM A EXPRESSA
AUTORIZAÇÃO DOS AUTORES.



PREFEITURA MUNICIPAL DE CAMPO
ALEGRE DE LOURDES - BA